


Pianta PIANO TERRA

	Gruppo di pompaggio
	Idrante a muro
	Idrante soprasuolo

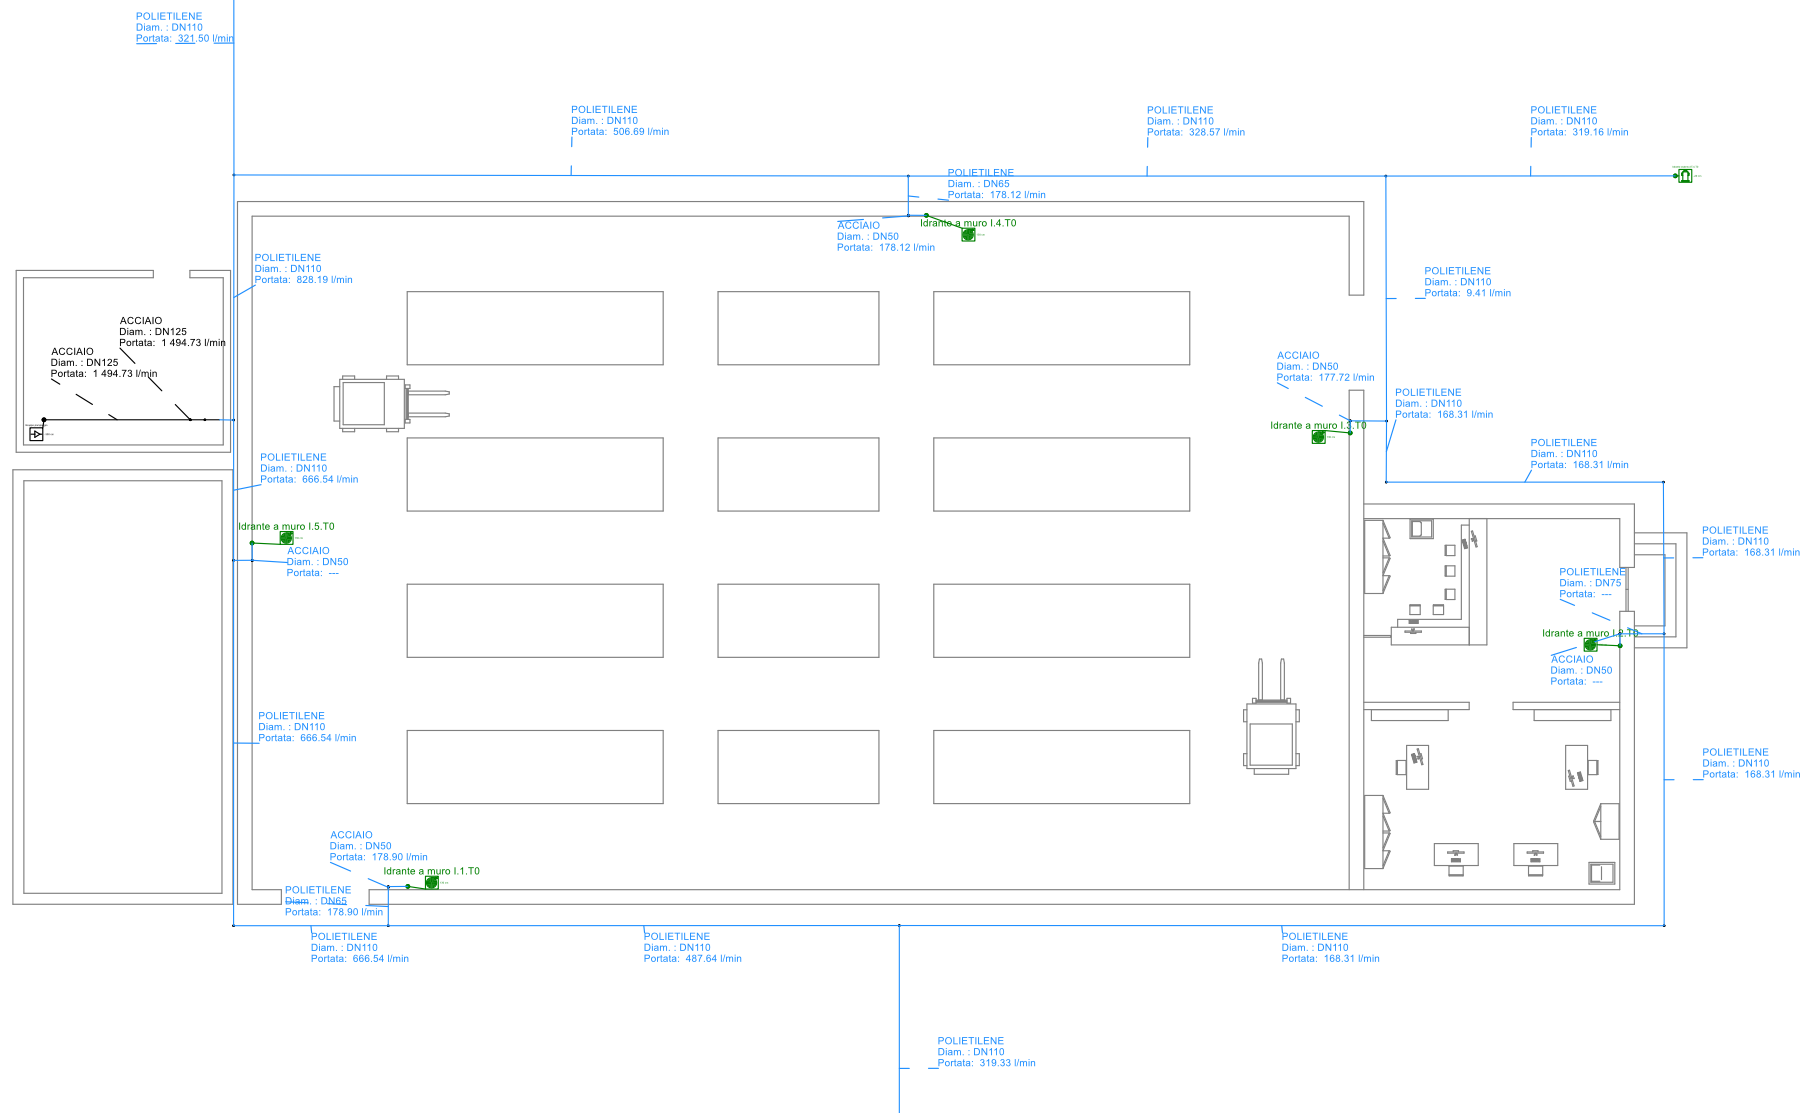

Esempio di documento elaborato con il software

www.acca.it

Impiantus-FUOCO

PROVA GRATIS

Diametri			
Edificio Deposito, ... Via Verdi, 1 Roma	Committente Mario ROSSI via Italia, 1 Roma	Tecnico ing. Paolo BIANCHI via Italia, 1 Roma P.IVA: 12345678901	
Impianto Impianto antincendio	Tavola Tavola 0 - Piano Terra	Data 30-08-2016	Scala 1:100

9

10

11

12