


Pianta PIANO TERRA

	Gruppo di pompaggio
	Sprinkler
	Stazione di controllo
	Valvola

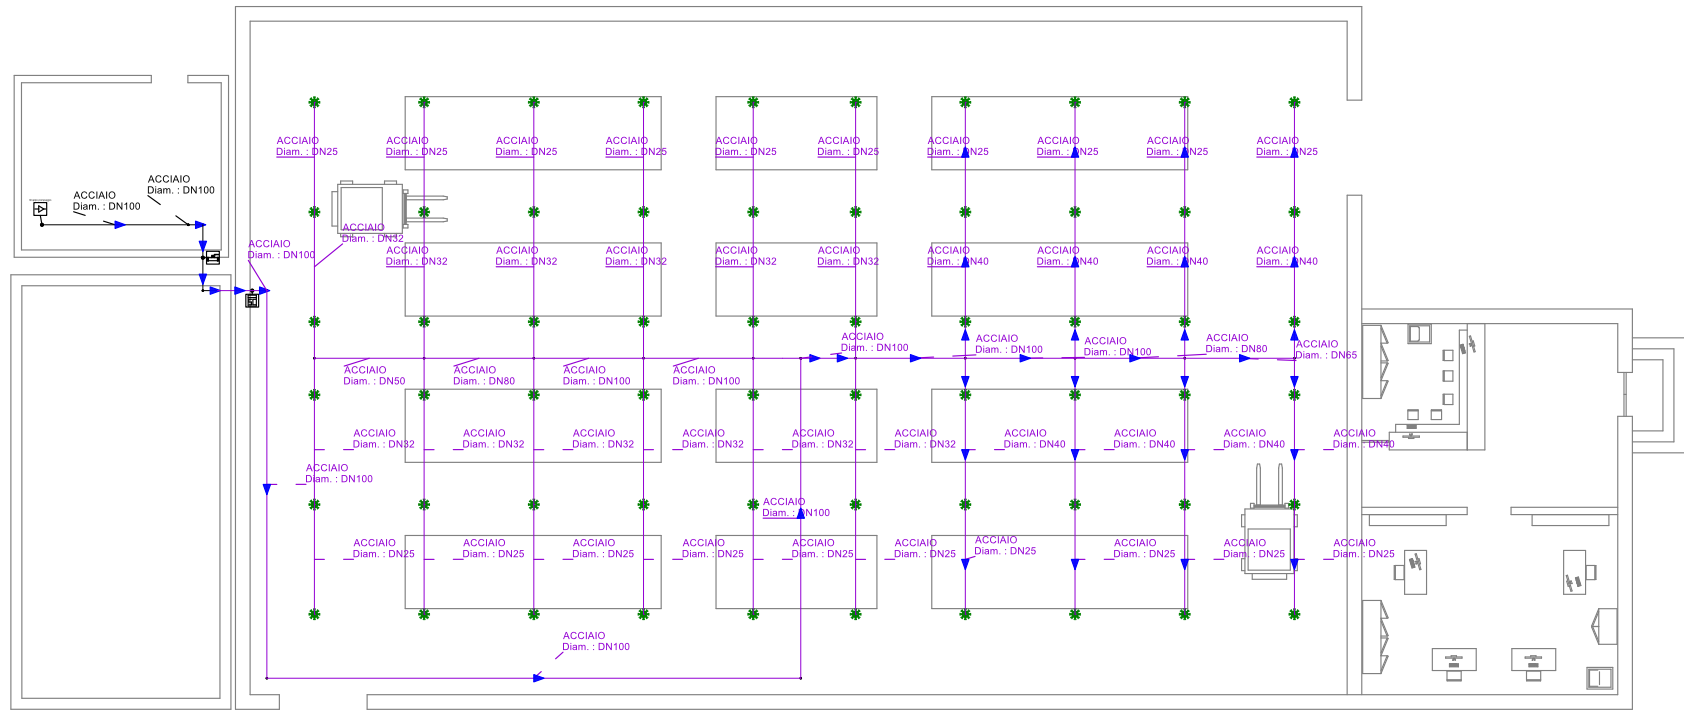

Esempio di documento elaborato con il software

Impiantus-FUOCO

www.acca.it

PROVA GRATIS

Tubazioni Impianto Sprinkler			
Edificio Deposito, . Via Verdi, 1 Roma	Committente Mario ROSSI via Italia, 1 Roma	Tecnico ing. Paolo BIANCHI via Italia, 1 Roma P.IVA: 12345678901	
Impianto Impianto antincendio	Tavola Tavola 0 - Piano Terra	Data 30-08-2016	Scala 1:100